



VOORGEVEL VAN SLINGELANDT V.B2 (923)
Schaal 1:100




ZIJGEVEL RECHTS VAN SLINGELANDT V.B2 (923)
Schaal 1:100



ZIJGEVEL LINKS VAN SLINGELANDT V.B2 (923)
Schaal 1:100




ACHTERGEVEL VAN SLINGELANDT V.B2 (923)
Schaal 1:100

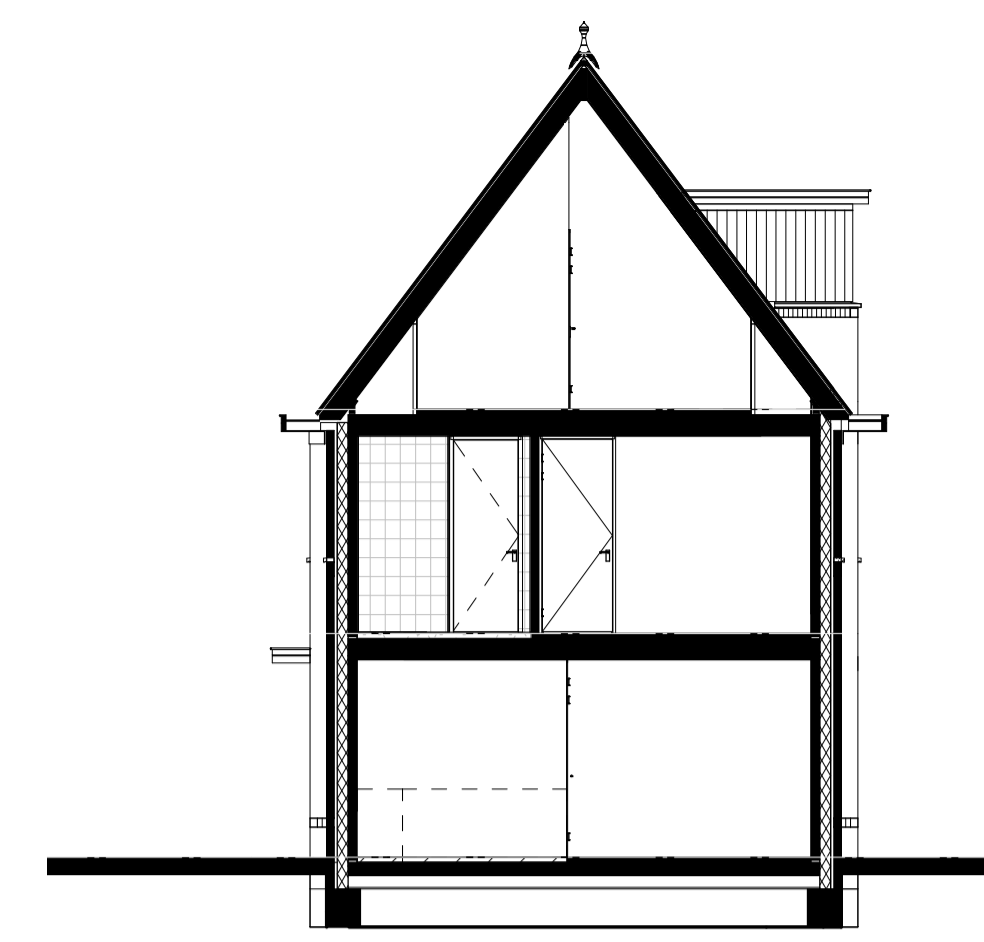


DOORSNEDE A-A
Schaal 1:100


- +10635 mm nok V.B2
- +8830 mm nokhoogte dak toren
- +5920 mm 02 tweede verdieping
- +2960 mm 01 eerste verdieping
- +0 mm 00 begane grond

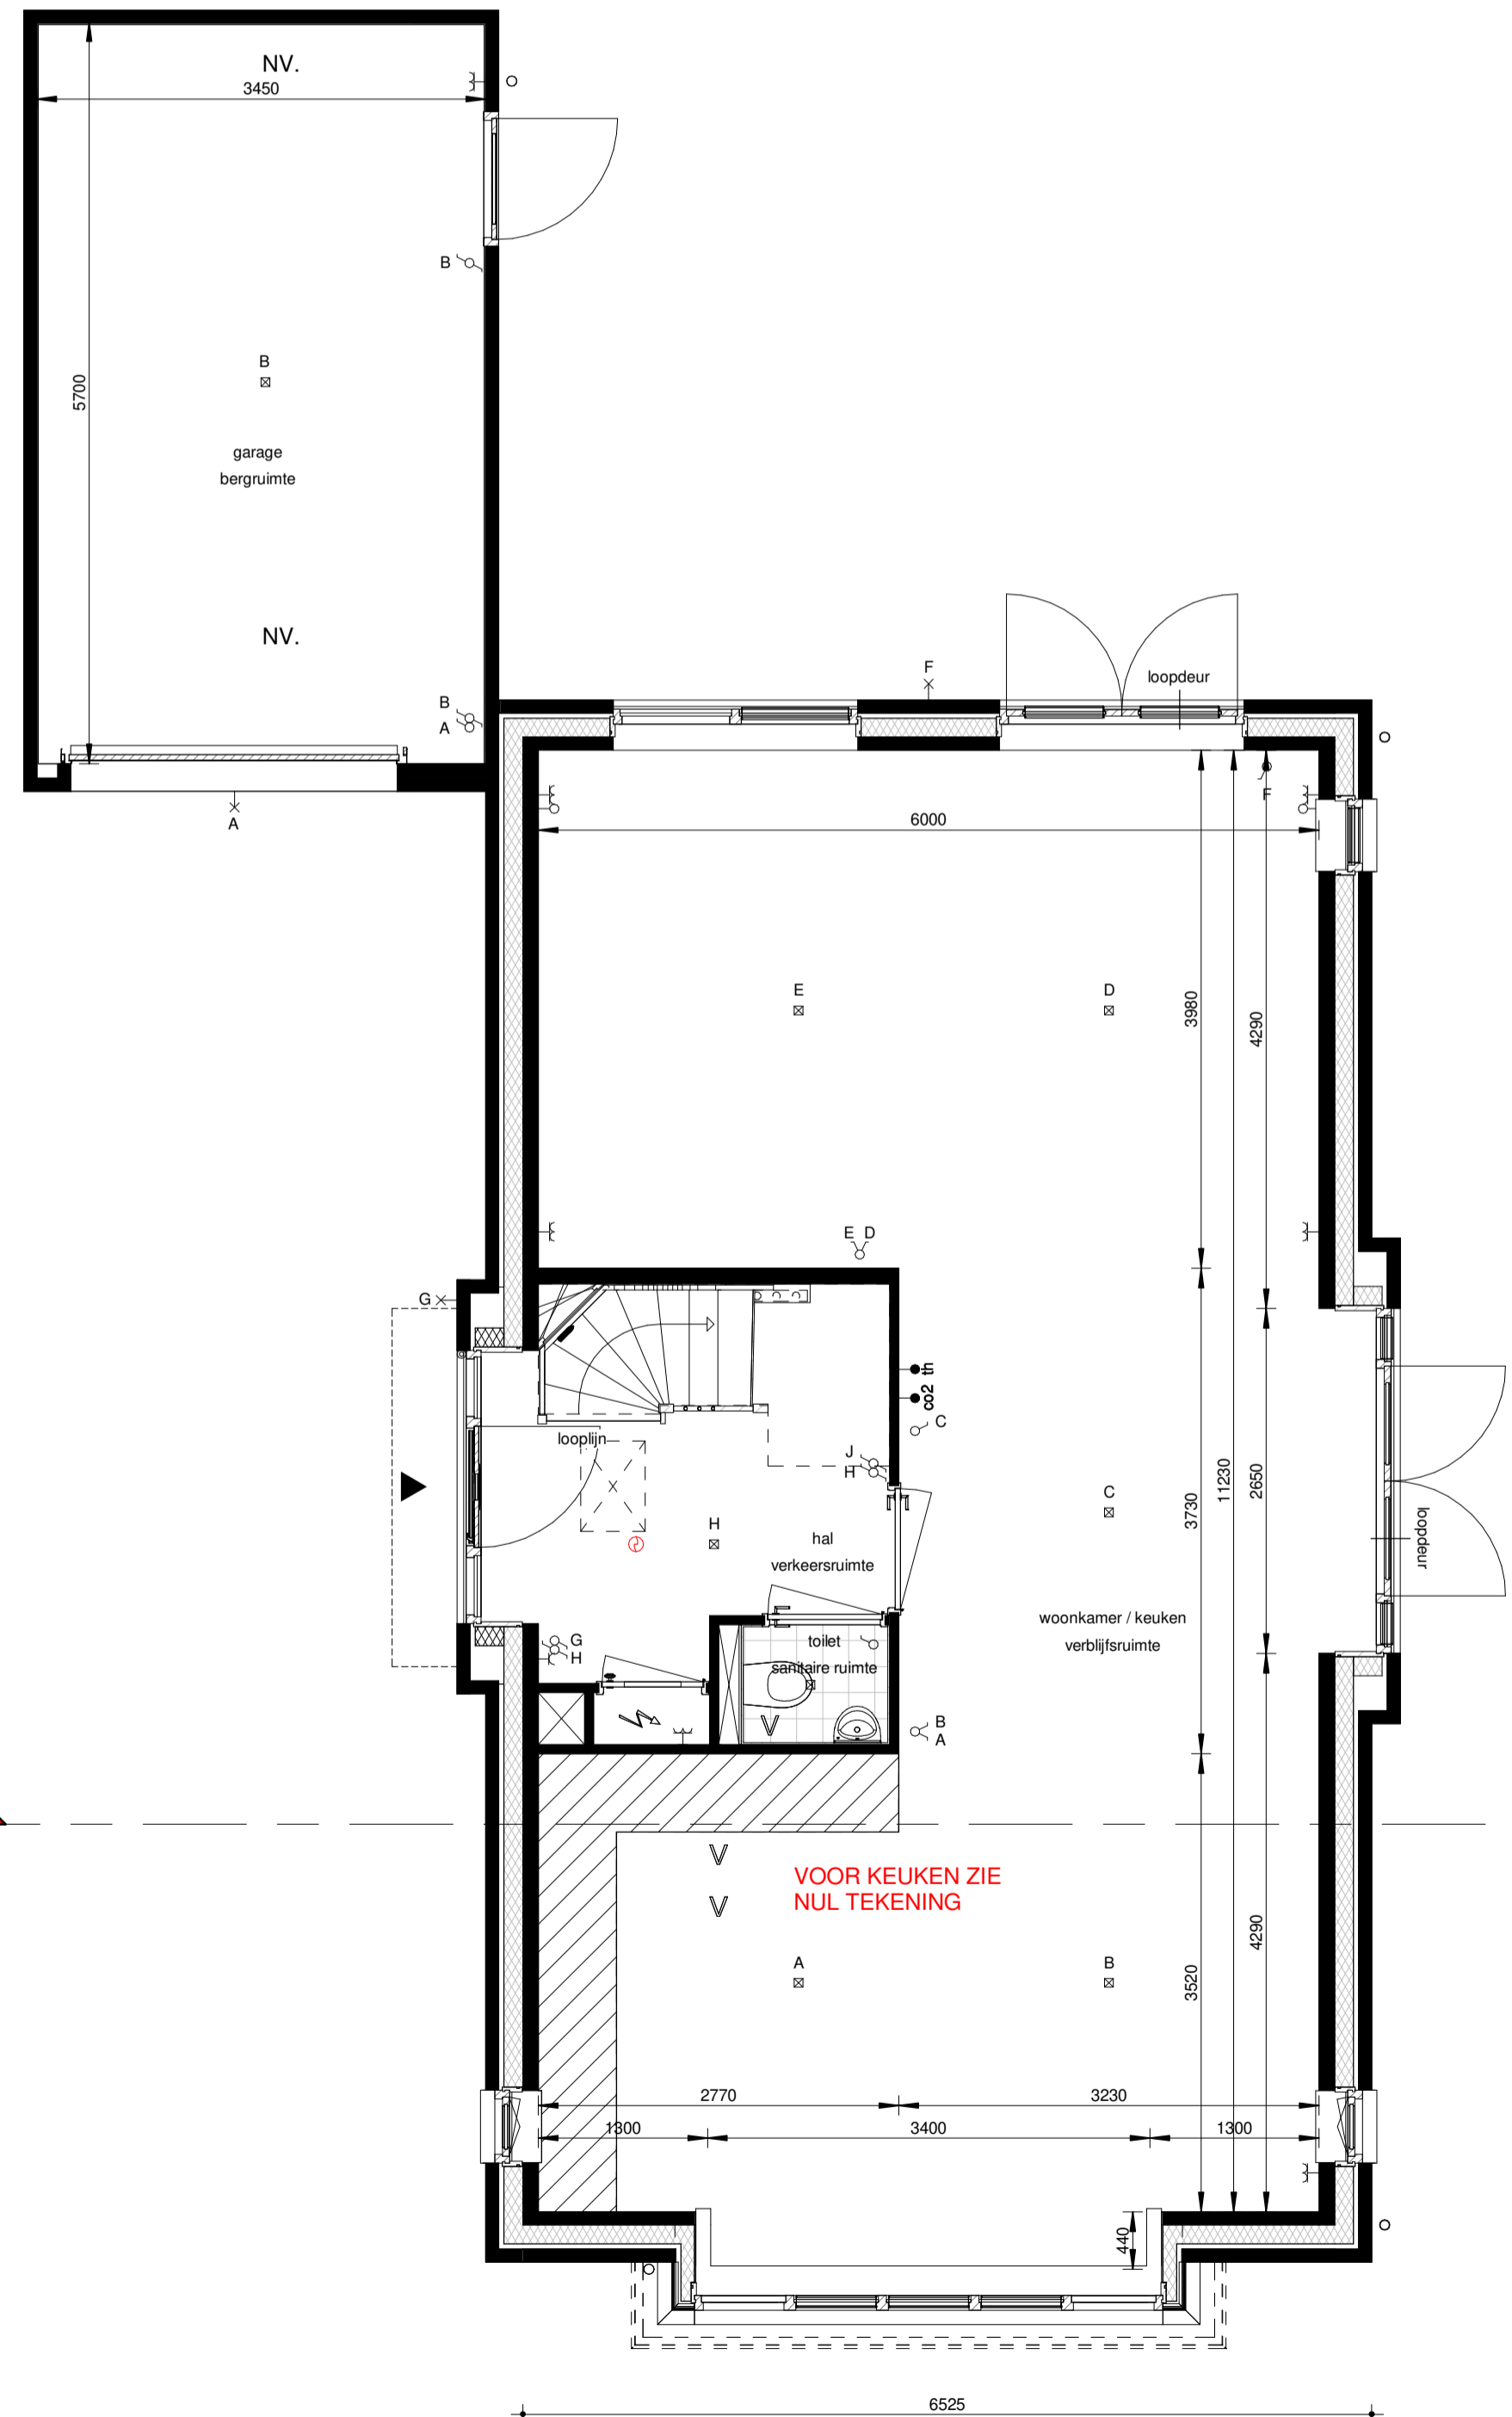

BEGANE GROND VAN SLINGELANDT V.B2 (923)
Schaal 1:50

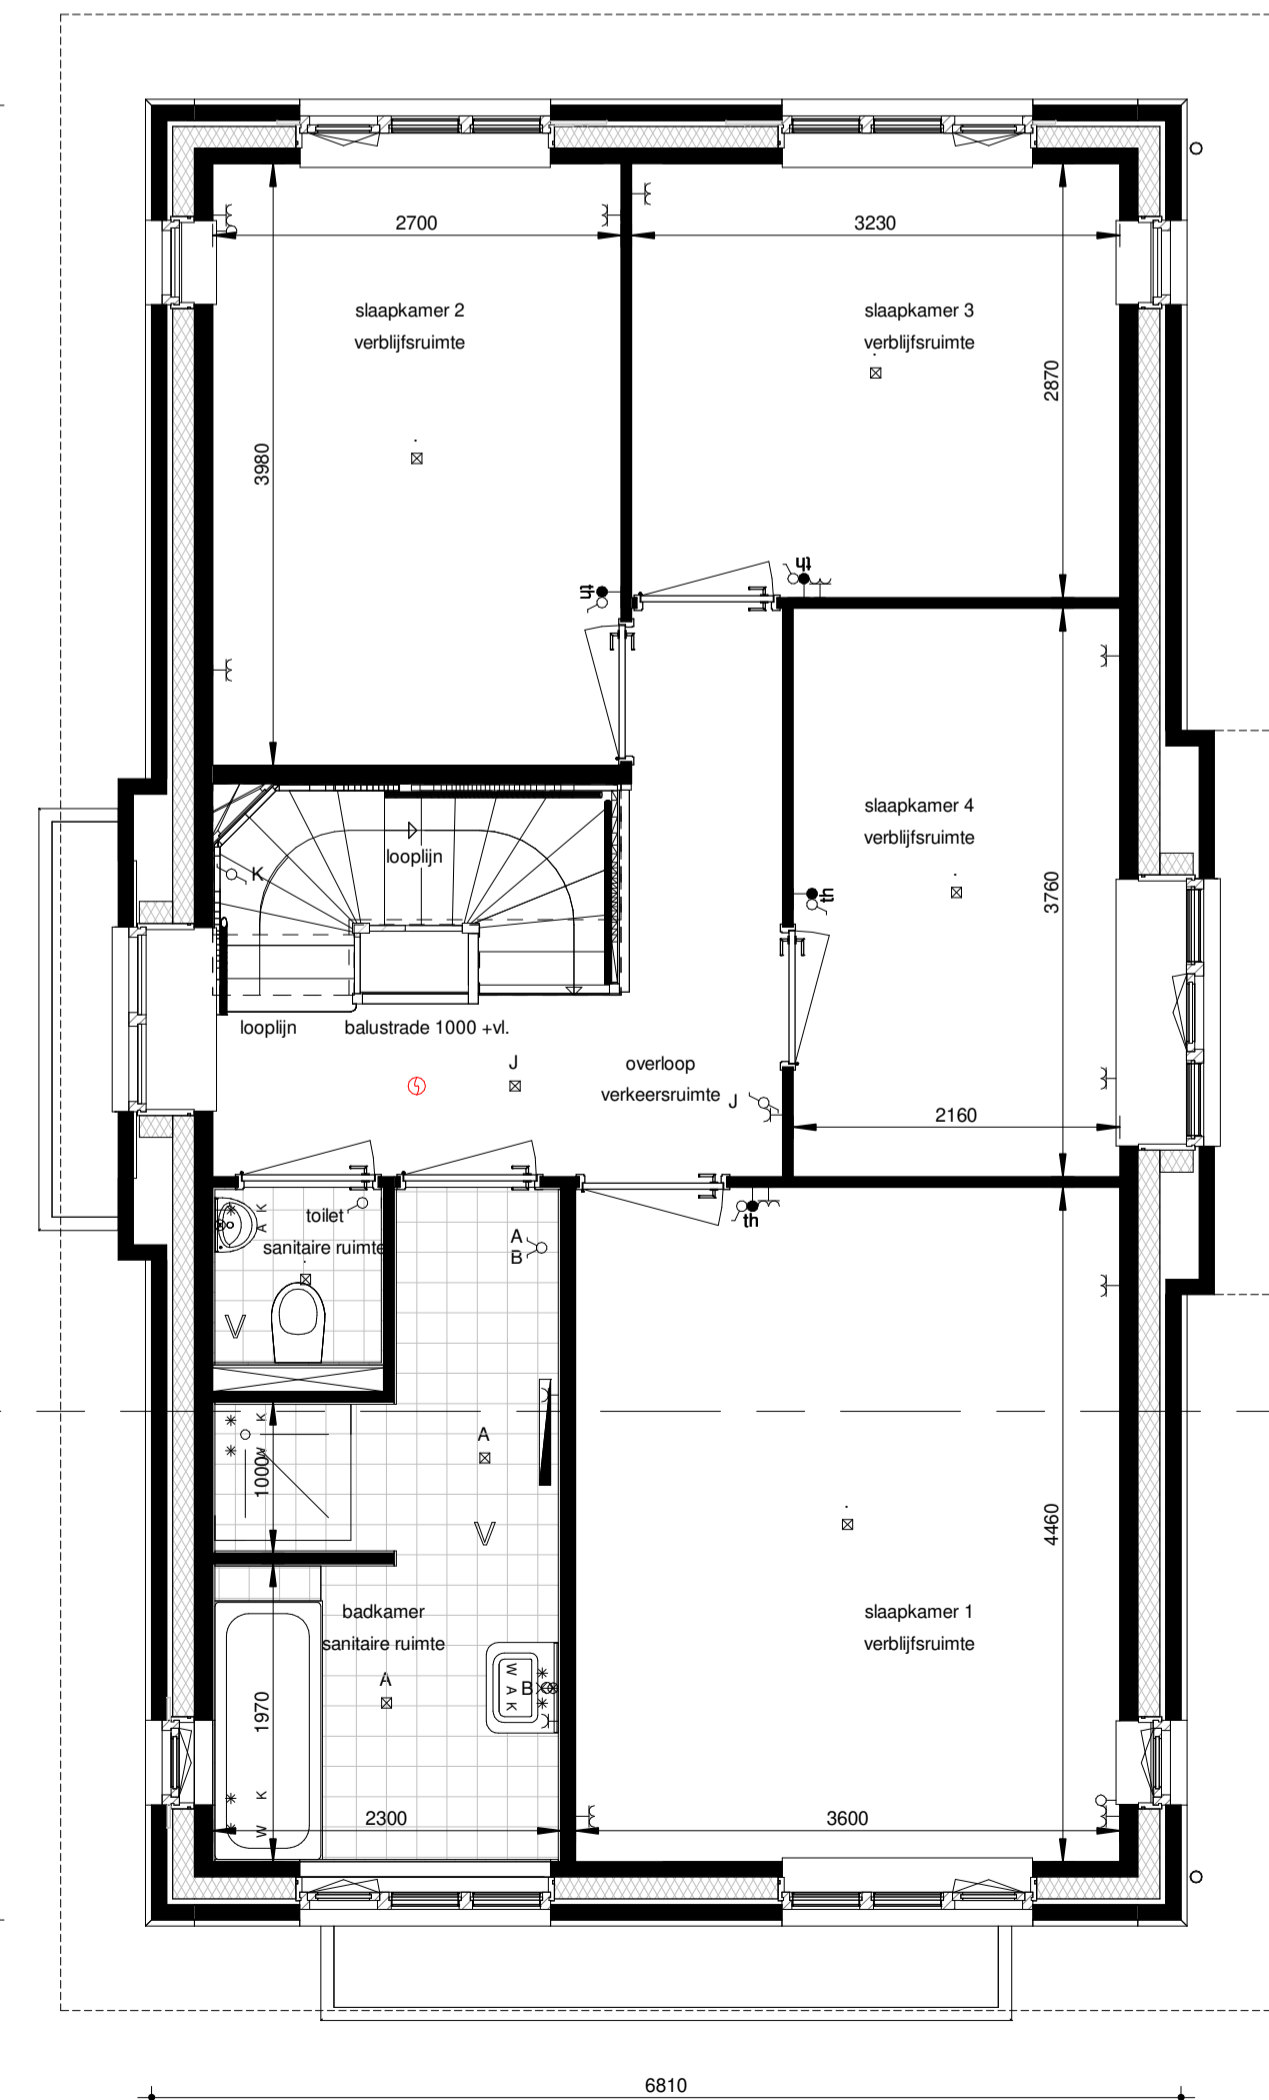

EERSTE VERDIEPING VAN SLINGELANDT V.B2 (923)
Schaal 1:50

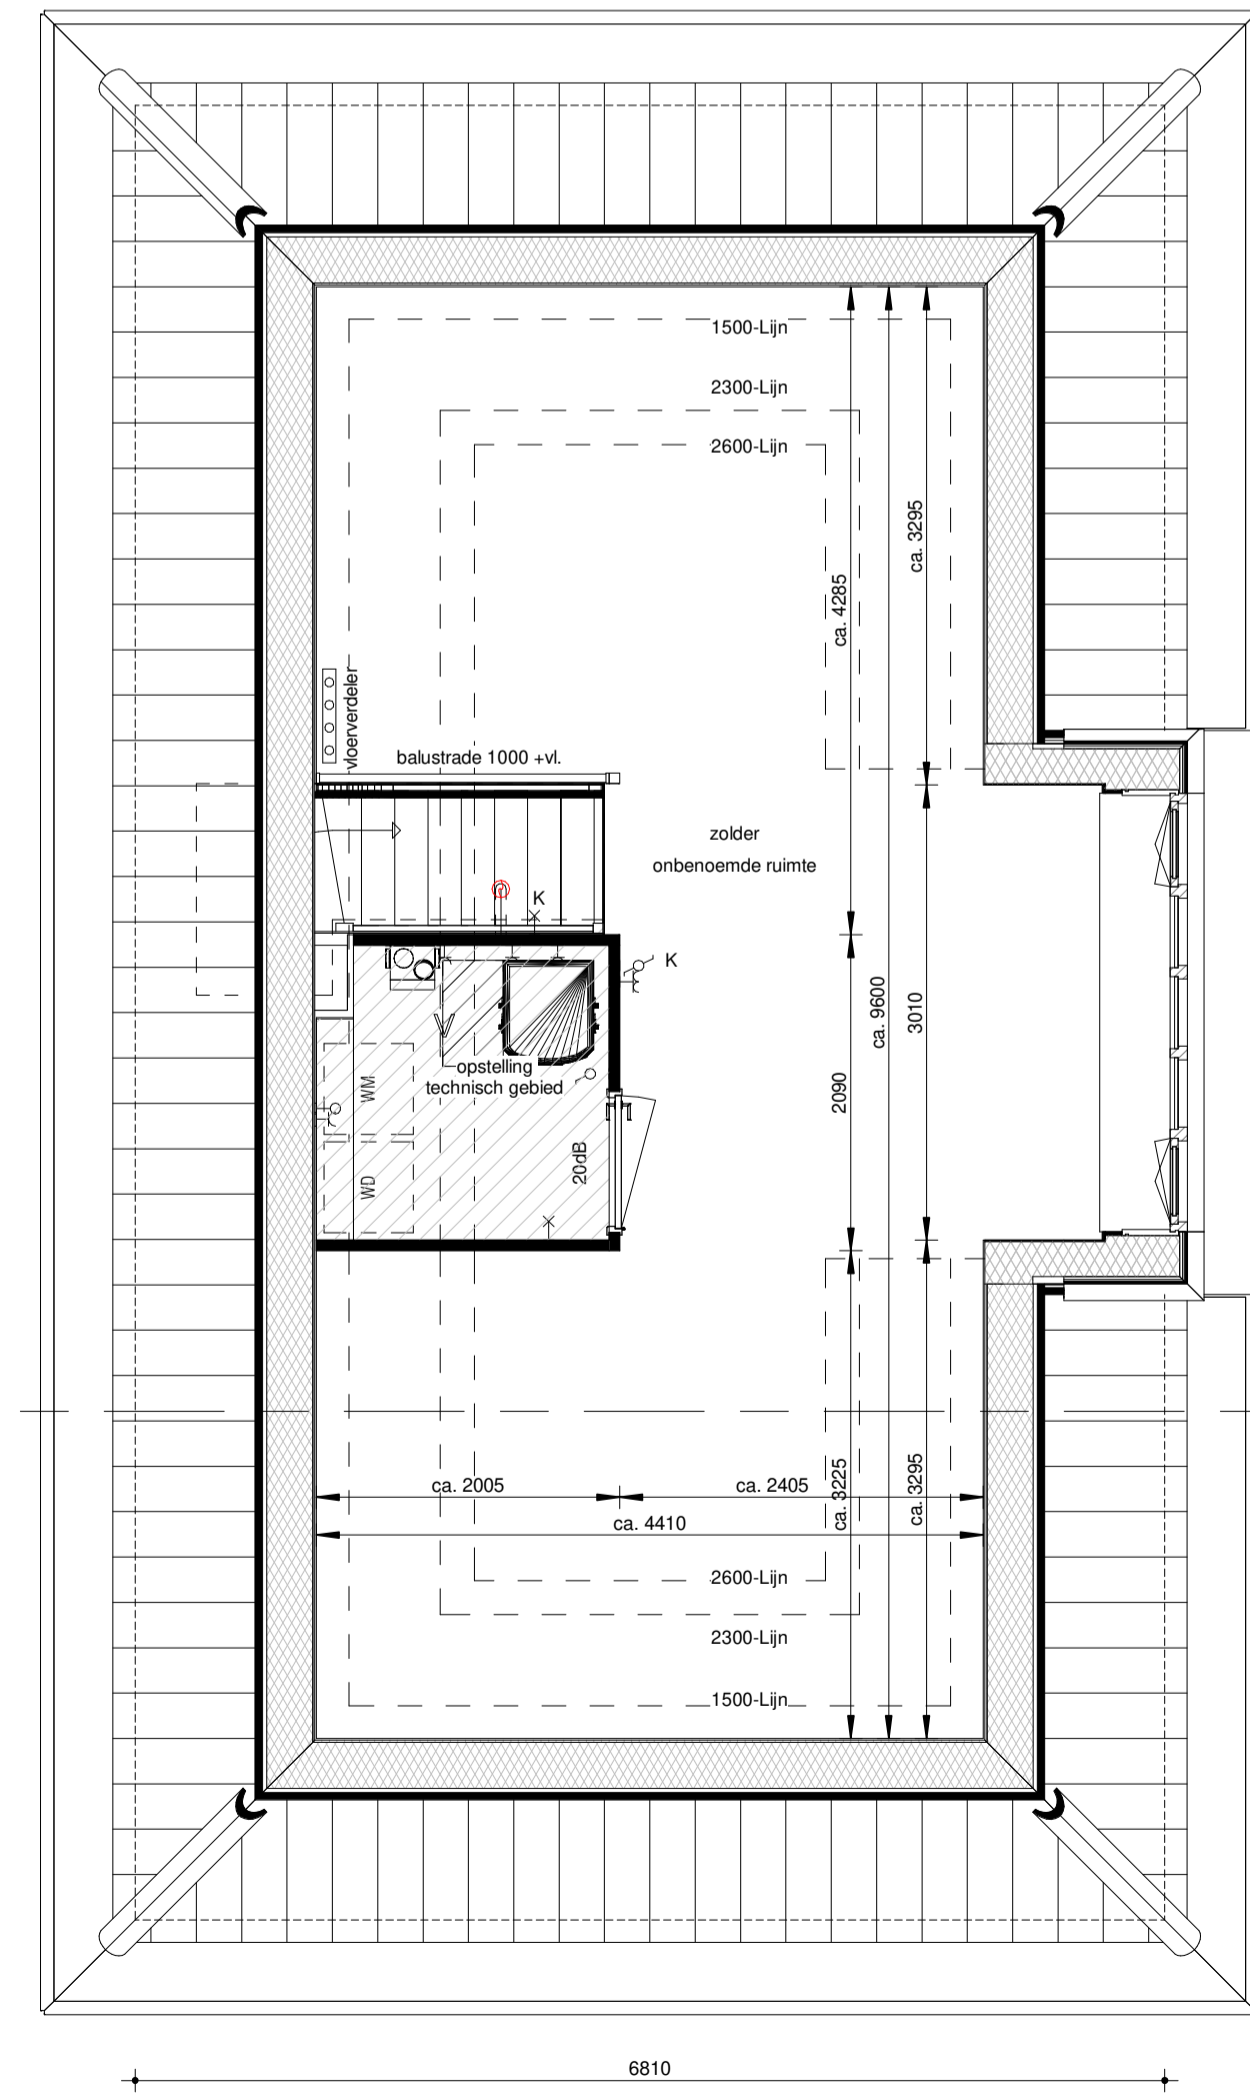

TWEDE VERDIEPING VAN SLINGELANDT V.B2 (923)
Schaal 1:50

IS	Plafondlichtpunt	O	Hevelwaterafvoer
IK	Wandlichtpunt	ER	Elektrische radiator, bijkleding
IK'	Opbouw verlichting	EV	Verdeler voorverwarming excl. omkasting
IK''	Schakelaar enkel	EV'	Verdeler voorverwarming incl. omkasting
IK'''	Schakelaar dubbel	EV''	Verdeler voorverwarming incl. omkasting
IK''''	Wisselcontact	EV'''	Verdeler voorverwarming incl. omkasting
IK'''''	Kruiscontact	EV''''	Verdeler voorverwarming incl. omkasting
IK''''''	Loze leiding ombedraad	EV'''''	Verdeler voorverwarming incl. omkasting
IK'''''''	Bedraad aansluiting t.b.v. boiler	EV''''''	Verdeler voorverwarming incl. omkasting
IK''''''''	Bedraad aansluiting t.b.v. CAI	EV'''''''	Verdeler voorverwarming incl. omkasting
IK'''''''''	Bedraad aansluiting t.b.v. CO2	EV''''''''	Verdeler voorverwarming incl. omkasting
IK''''''''''	Bedraad aansluiting t.b.v. thermostaat	EV'''''''''	Verdeler voorverwarming incl. omkasting
IK'''''''''''	Bedraad aansluiting t.b.v. LTP	EV''''''''''	Verdeler voorverwarming incl. omkasting
IK''''''''''''	Enkele wandcontactdoos geaard	EV'''''''''''	Verdeler voorverwarming incl. omkasting
IK'''''''''''''	Dubbele wandcontactdoos geaard	EV''''''''''''	Verdeler voorverwarming incl. omkasting
IK''''''''''''''	Rookmelder op het kozijn	EV'''''''''''''	Verdeler voorverwarming incl. omkasting
IK'''''''''''''''	Bel	EV''''''''''''''	Verdeler voorverwarming incl. omkasting
IK''''''''''''''''	Bedrukker op het kozijn	EV'''''''''''''''	Verdeler voorverwarming incl. omkasting
IK'''''''''''''''''	Meterkast	EV''''''''''''''''	Verdeler voorverwarming incl. omkasting
IK''''''''''''''''''	NV	EV'''''''''''''''''	Verdeler voorverwarming incl. omkasting
IK'''''''''''''''''''	Natuurlijke ventilatie d.m.v. dakdoos	EV''''''''''''''''''	Verdeler voorverwarming incl. omkasting
IK''''''''''''''''''''	Mechanische ventilatie atoluig	EV'''''''''''''''''''	Verdeler voorverwarming incl. omkasting
IK'''''''''''''''''''''	Muiskasten	EV''''''''''''''''''''	Verdeler voorverwarming incl. omkasting
		EV'''''''''''''''''''''	Verdeler voorverwarming incl. omkasting

Woningtype: Van Slingelandt
Code: V.B2
Onderwerp: Plattegronden, doorsnede(s) & gevelaanzichten
Project: Gouden Harp, Bouwstroom 10
Schaal: 1:50 / 1:100
Datum: 03-09-2021
Architect: Claudia Vostrovsky

